

BUILDING TITLE

공작소

REVISION

REV. NO.	DESCRIPTION	DATE

APPROVED BY

DRAWN BY

관리센터

DRAWING TITLE

DATE 2015. 1. 5.

SCALE A1 : 1/150
A3 : 1/300

SERIAL NO.

PROJECT NO.

CONSULTANT

DRAWING NO.

■ 시스템 에어컨 실내기

기 호	수 량 (EA)	모 델 명	형 식	용 량 (HP)
100 AM4	6	AM100FN4DBH1	천정 카세트 (4-WAY)	3.5
110 AM4	4	AM110FN4DBH1	천정 카세트 (4-WAY)	4.0

■ 시스템 에어컨 실외기


기 호	수 량 (EA)	모 델 명	형 식	용 량 (HP)
180 AVG	1	ADX180VGHHA1	용량가변형	18
160 AVG	1	ADX160VGHHA1	용량가변형	16

1. 천정면에 행가로 지지할 경우 냉매 배관은 1.5m, 드레인 배관은 1.2m 간격으로 설치 한다.
2. 냉매배관은 이음매가 없는 인탈산 동관을 사용.
3. 드레인배관은 VG1(VP)을 사용.
4. AIR VENT는 드레인배관 길이 약10M당 1개소 이상 설치 하여 배수가 원활하게 한다.
5. 노출천장에 맞는 배관 배선 및 색상 맞춰서 시공할 것.
6. 실외기 인입전기공사는 전기공사업체 범위, 실내기 전원은 냉난방기설치 업체 공사분.
7. 리모콘은 유선리모콘으로 하고 온도센서는 리모콘센서 이용.
8. 1층 드레인배관은 외부로 연결하고, 배관 커버 속에 설치한다.
9. 3층용 드레인은 3층 싱크대 배수배관에 연결한다.

기타사항

층간높이

1. 층간높이 1층: 5250(104, 105호 부분)
2. 1층용 실외기는 건물 외부, 3층용 실외기는 옥탑층에 설치
2층: 4200 3층: 6900(306호부분).

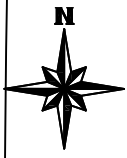

청강문화산업대학교

PROJECT TITLE

공작소

REVISION

REV. NO.	DESCRIPTION	DATE

APPROVED BY

DRAWN BY

관리센터

BUILDING TITLE

DRAWING TITLE

1층 평면도

DATE 2015. 1. 5.

SCALE A1 : 1/150
A3 : 1/300


SERIAL NO.

PROJECT NO.

CONSULTANT

DRAWING NO.

35

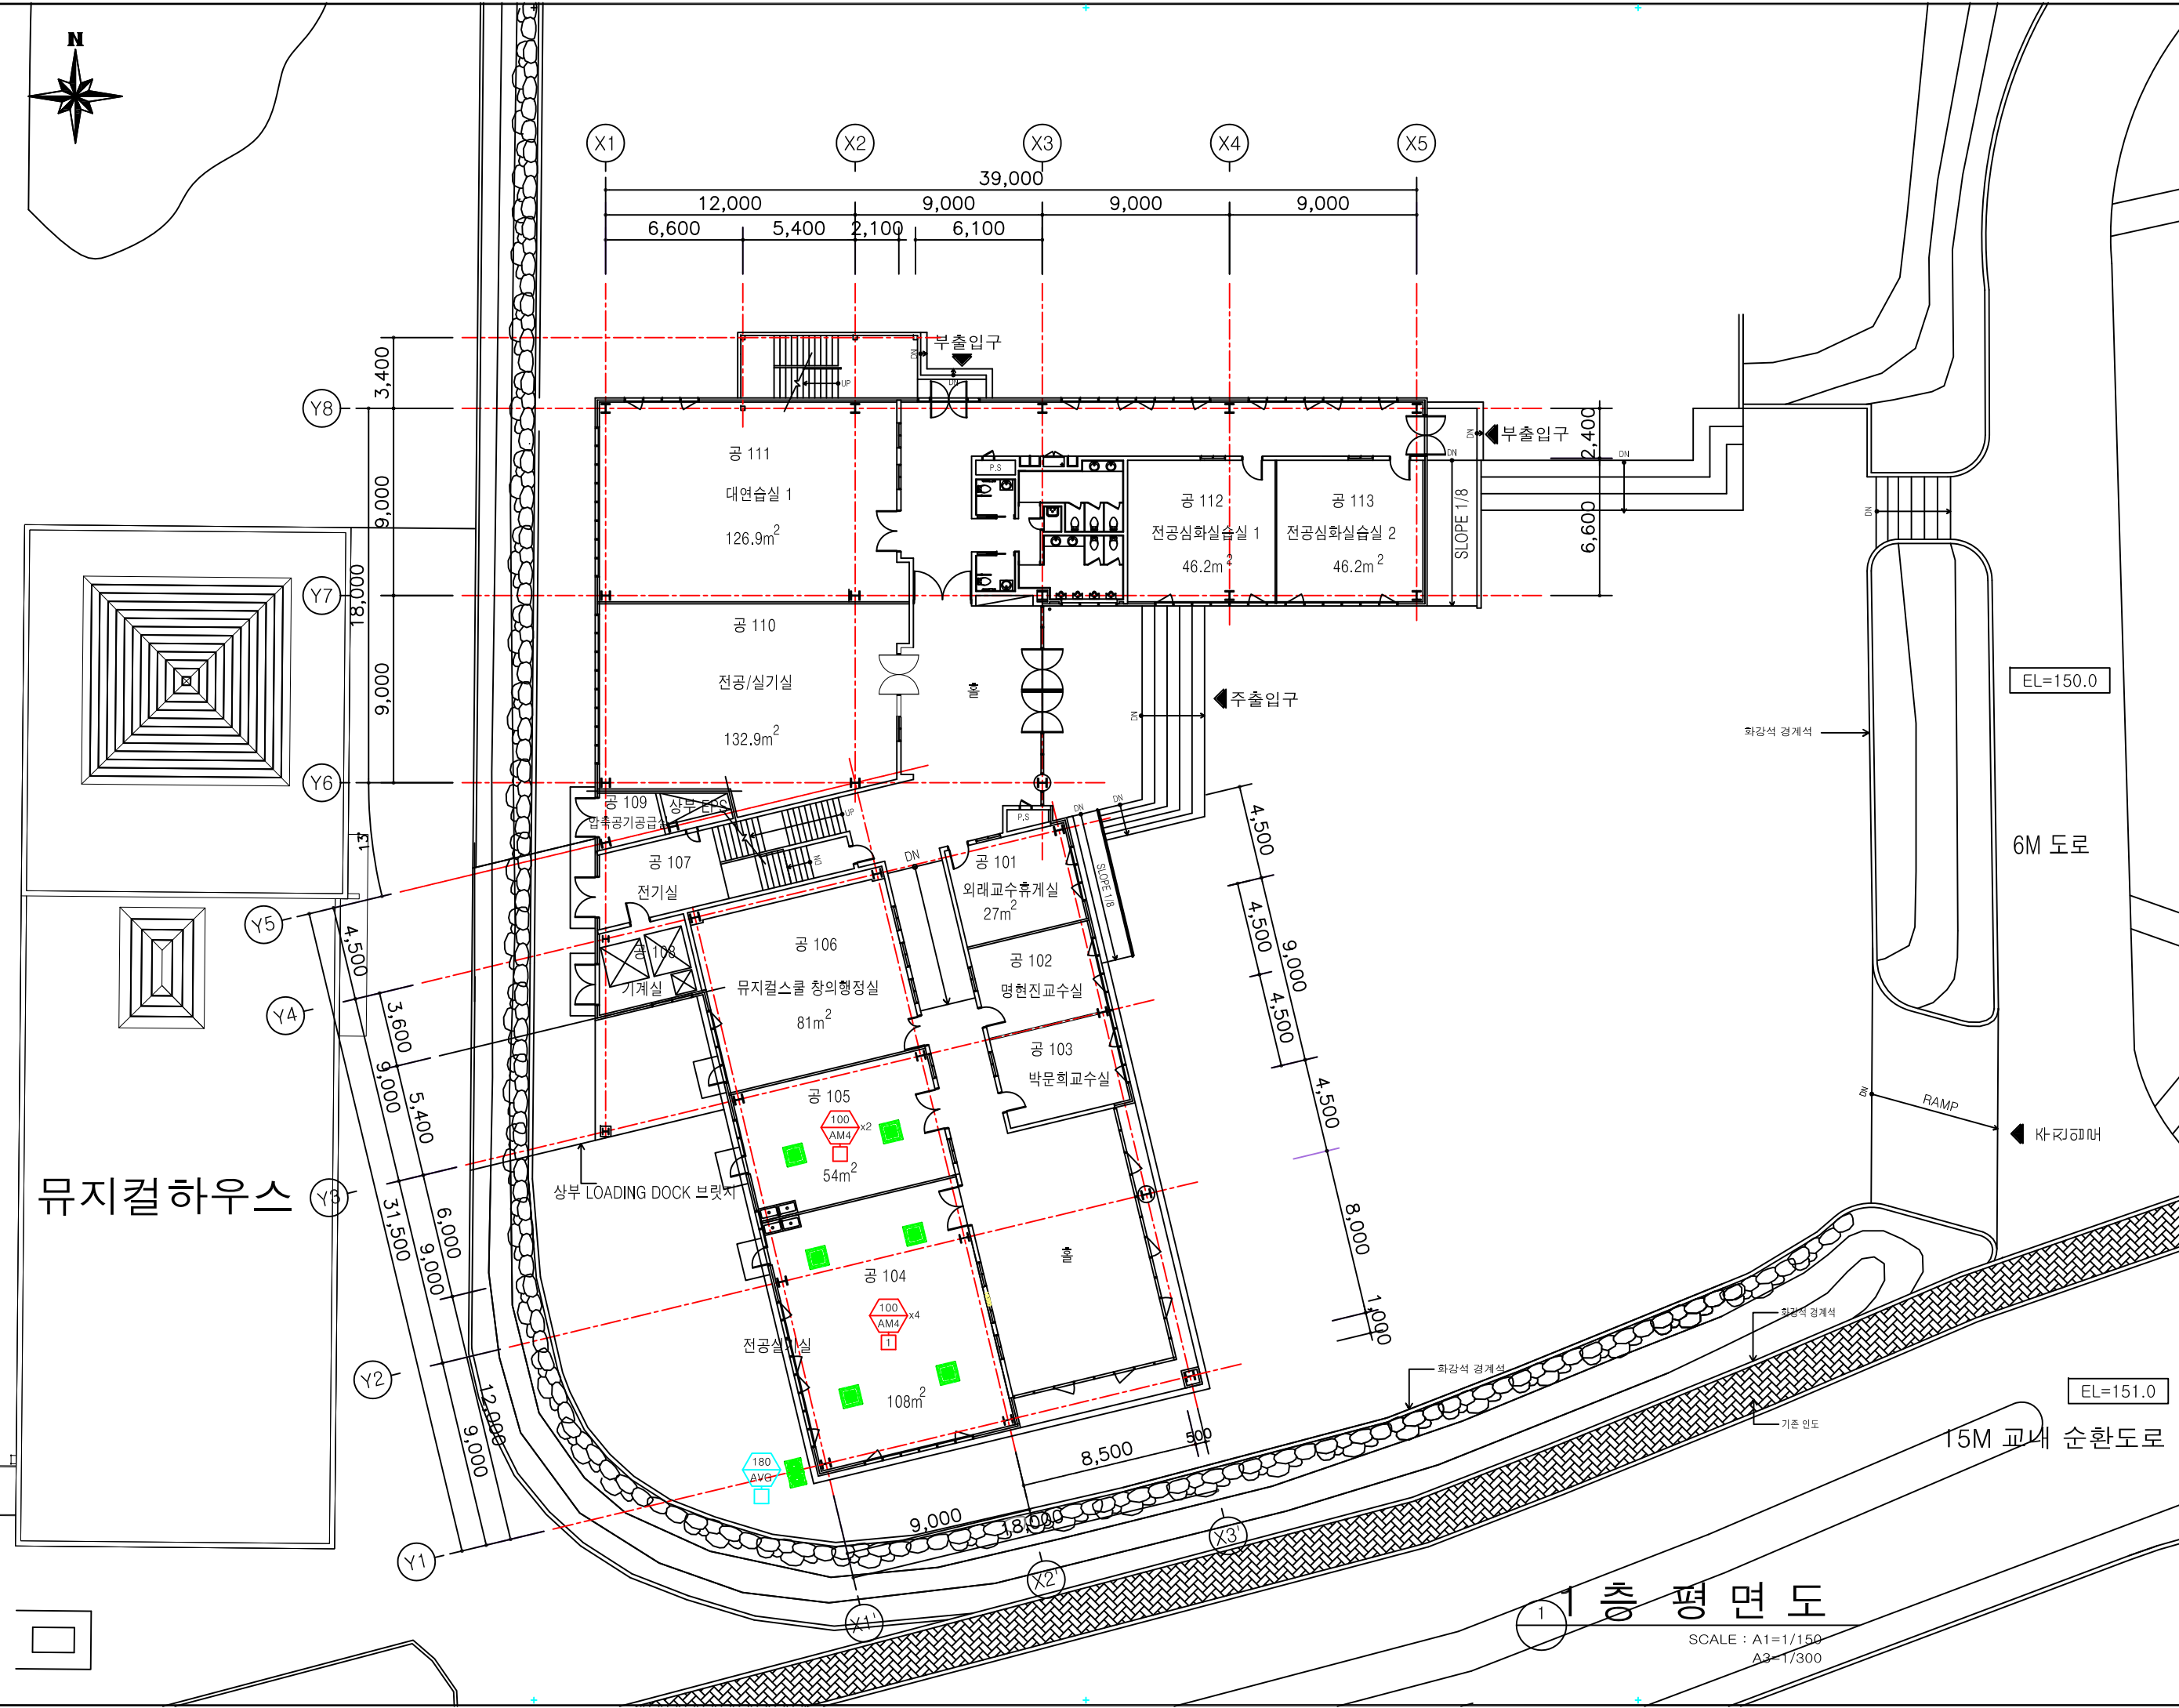

뮤지컬하우스

1층 평면도

SCALE : A1=1/150
A3=1/300


EL=150.0

6M 도로

카리피터

EL=151.0

15M 교내 순환도로

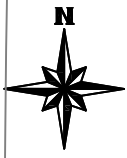

청강문화산업대학교

BUILDING TITLE

공작소

REVISION

REV. NO.	DESCRIPTION	DATE

APPROVED BY

DRAWN BY

관리센터

DRAWING TITLE

2층 평면도

DATE 2015. 1. 5.


SCALE A1 : 1/150 A3 : 1/300

SERIAL NO.

PROJECT NO.

CONSULTANT

DRAWING NO.

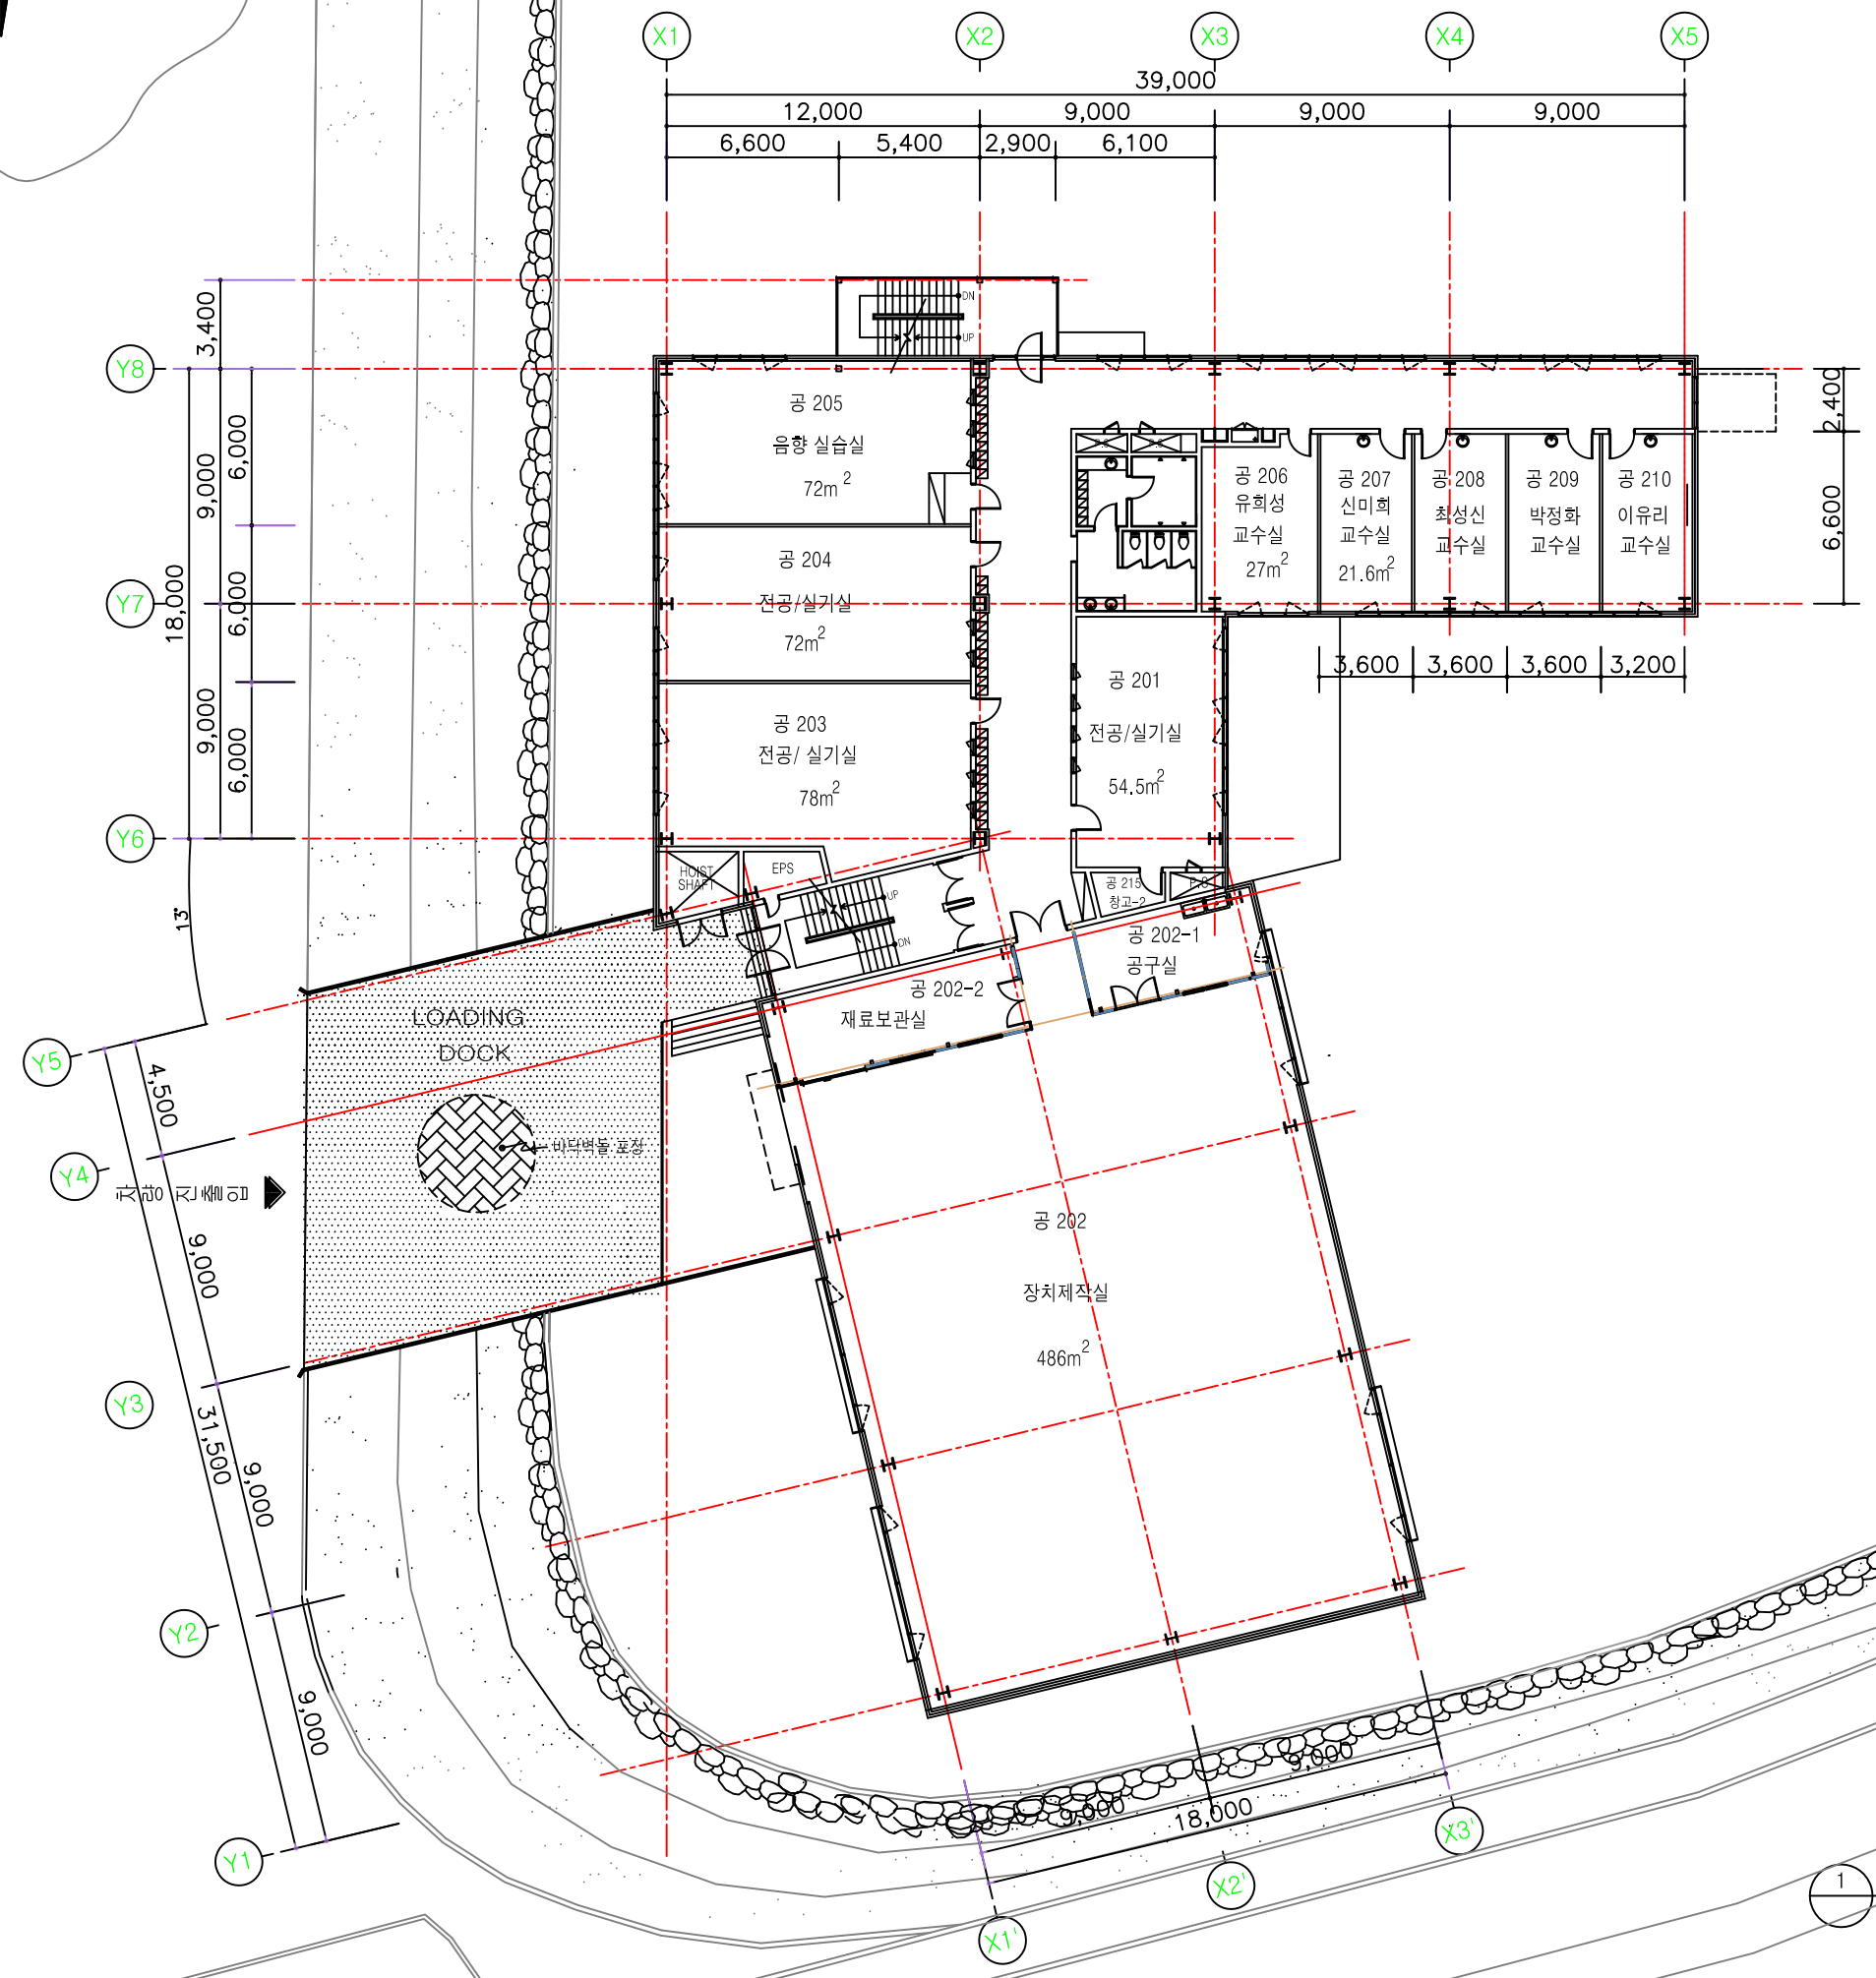

EL=150.0

6M 너머

EL=151.0

15M 너머

2층 평면도

SCALE : A1=1/150 A3=1/300



PROJECT TITLE

공작소

REVISION

REV. NO.	DESCRIPTION	DATE

APPROVED BY

DRAWN BY 관리센터

BUILDING TITLE

DRAWING TITLE

3층 평면도

DATE 2015. 1. 5.


SCALE A1 : 1/150
A3 : 1/300

SERIAL NO.

PROJECT NO.

CONSULTANT

DRAWING NO.

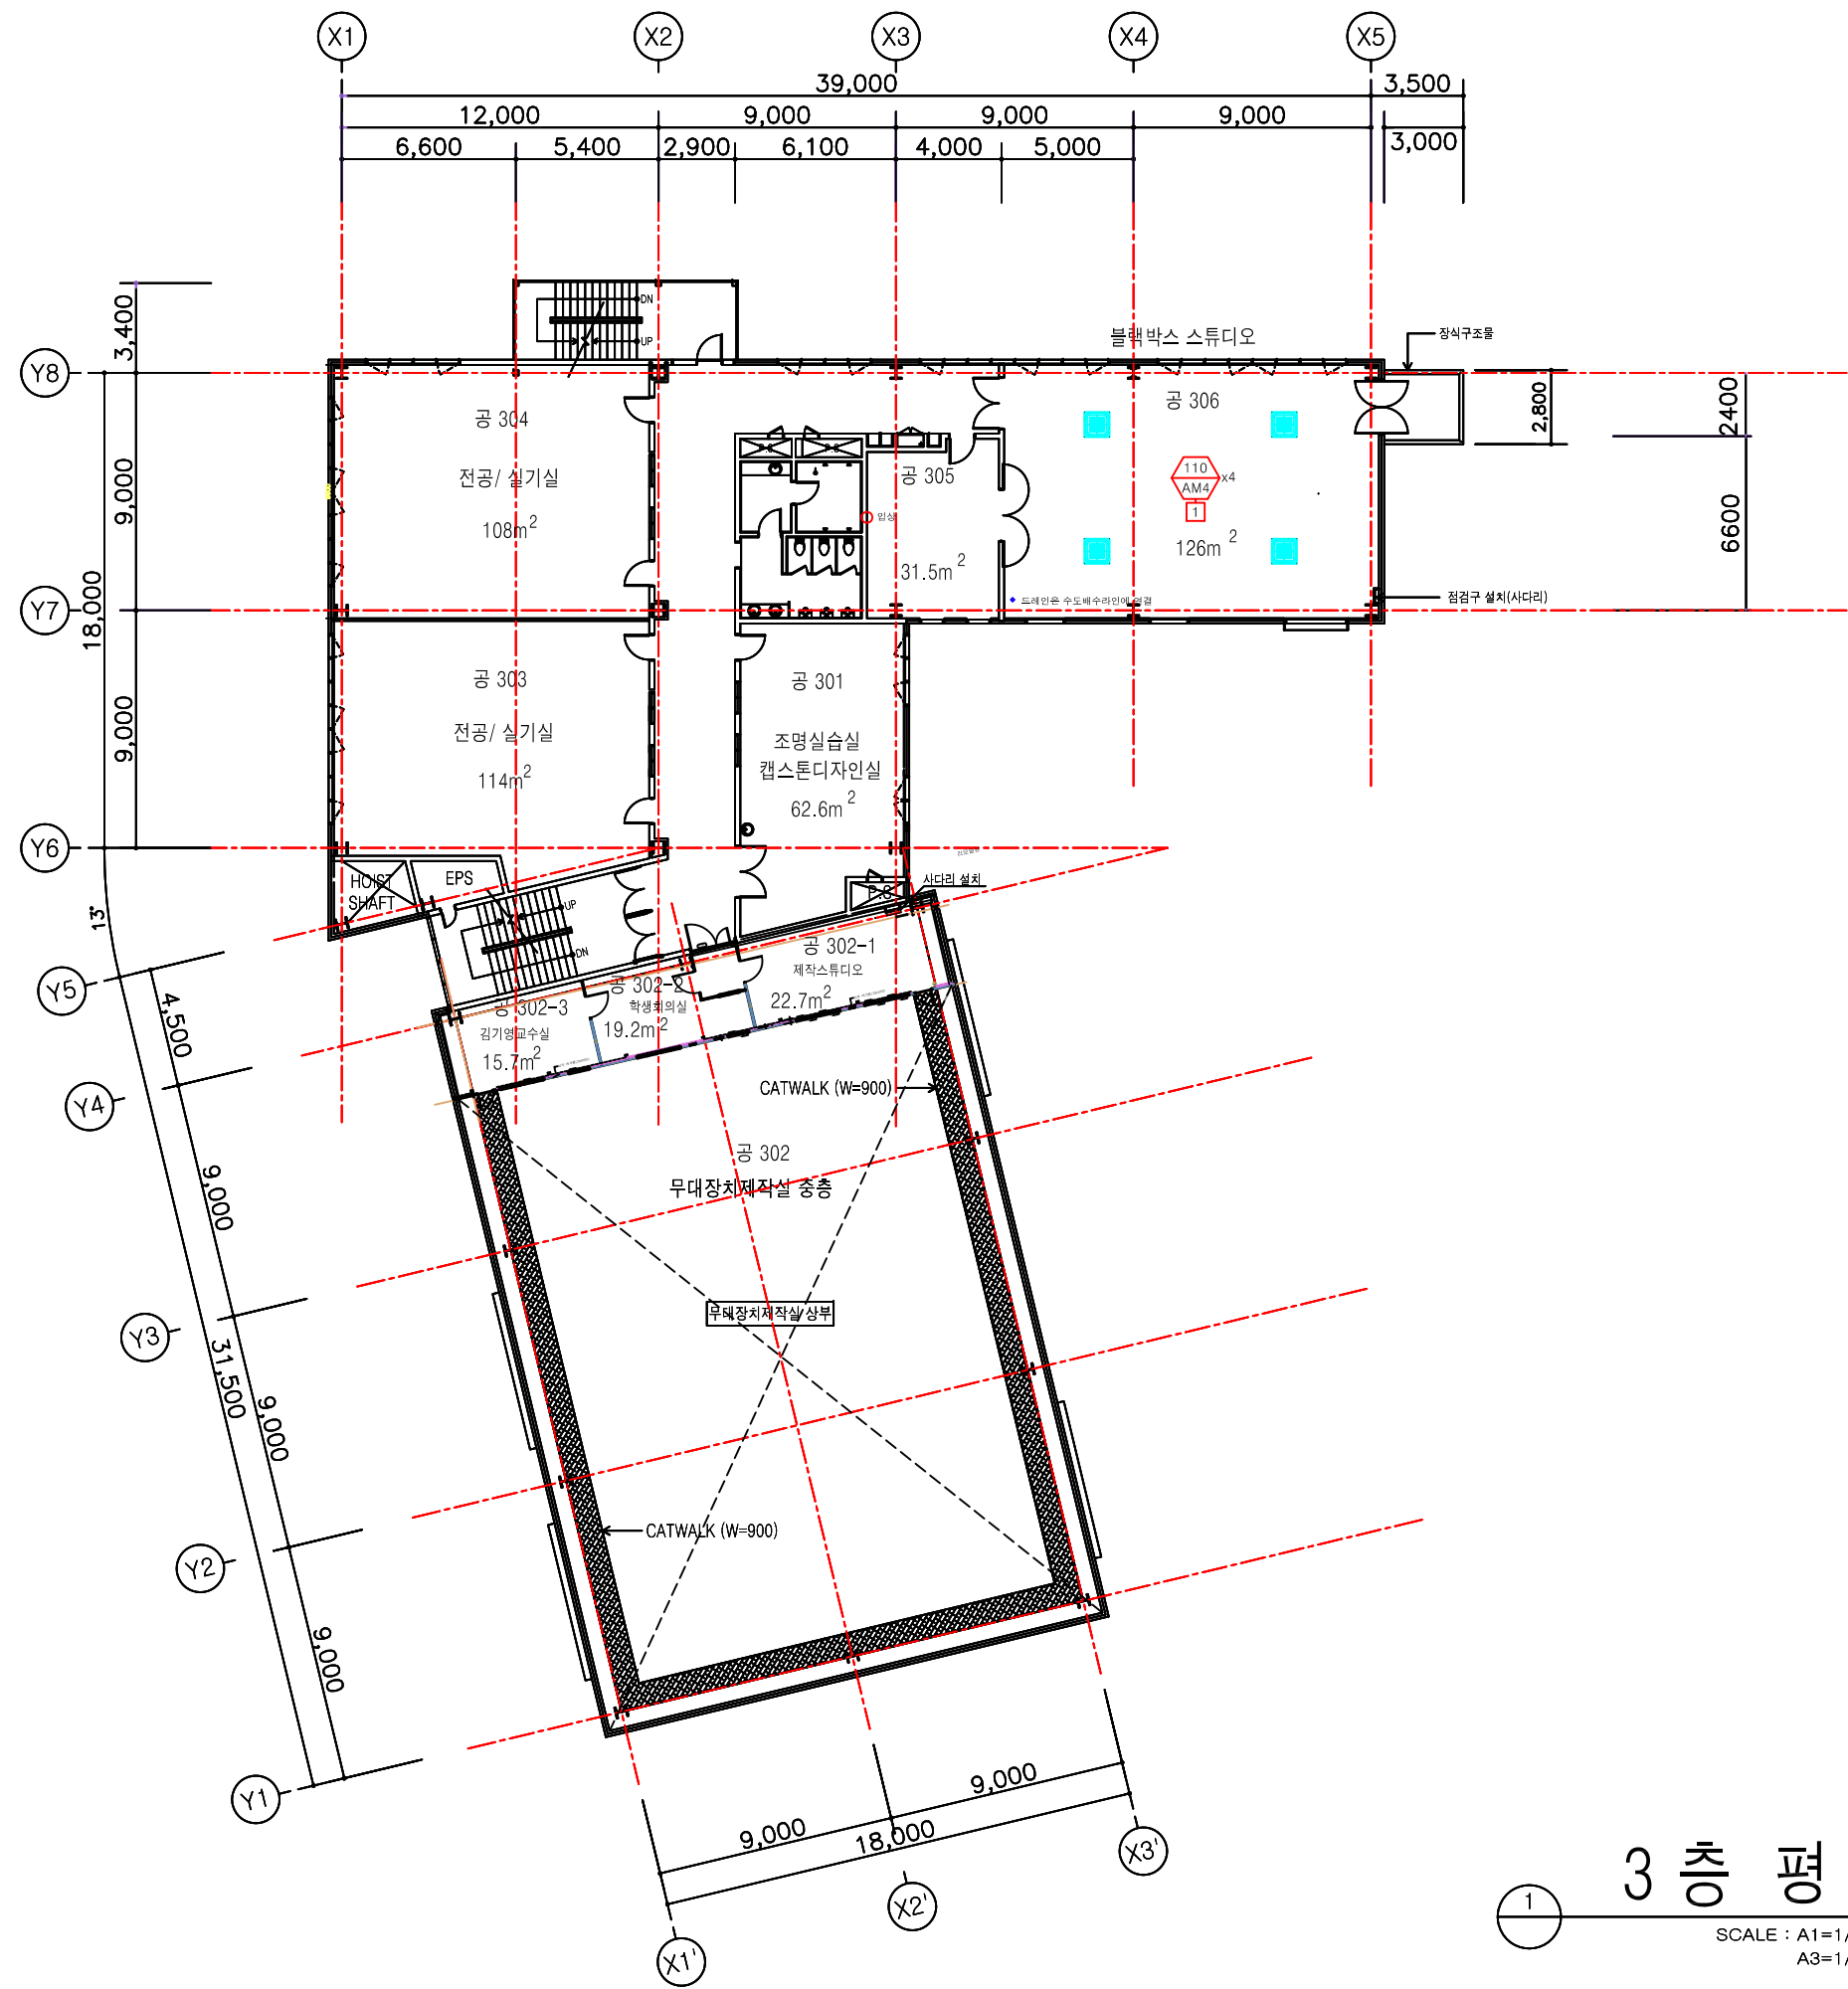

3층 평면도

SCALE : A1=1/150
A3=1/300

BUILDING TITLE

공작소

REVISION

REV. NO.	DESCRIPTION	DATE

APPROVED BY

DRAWN BY 관리센터

DRAWING TITLE

4층 평면도

DATE 2015. 1. 5.


SCALE A1 : 1/150
A3 : 1/300

SERIAL NO.

PROJECT NO.

CONSULTANT

DRAWING NO.

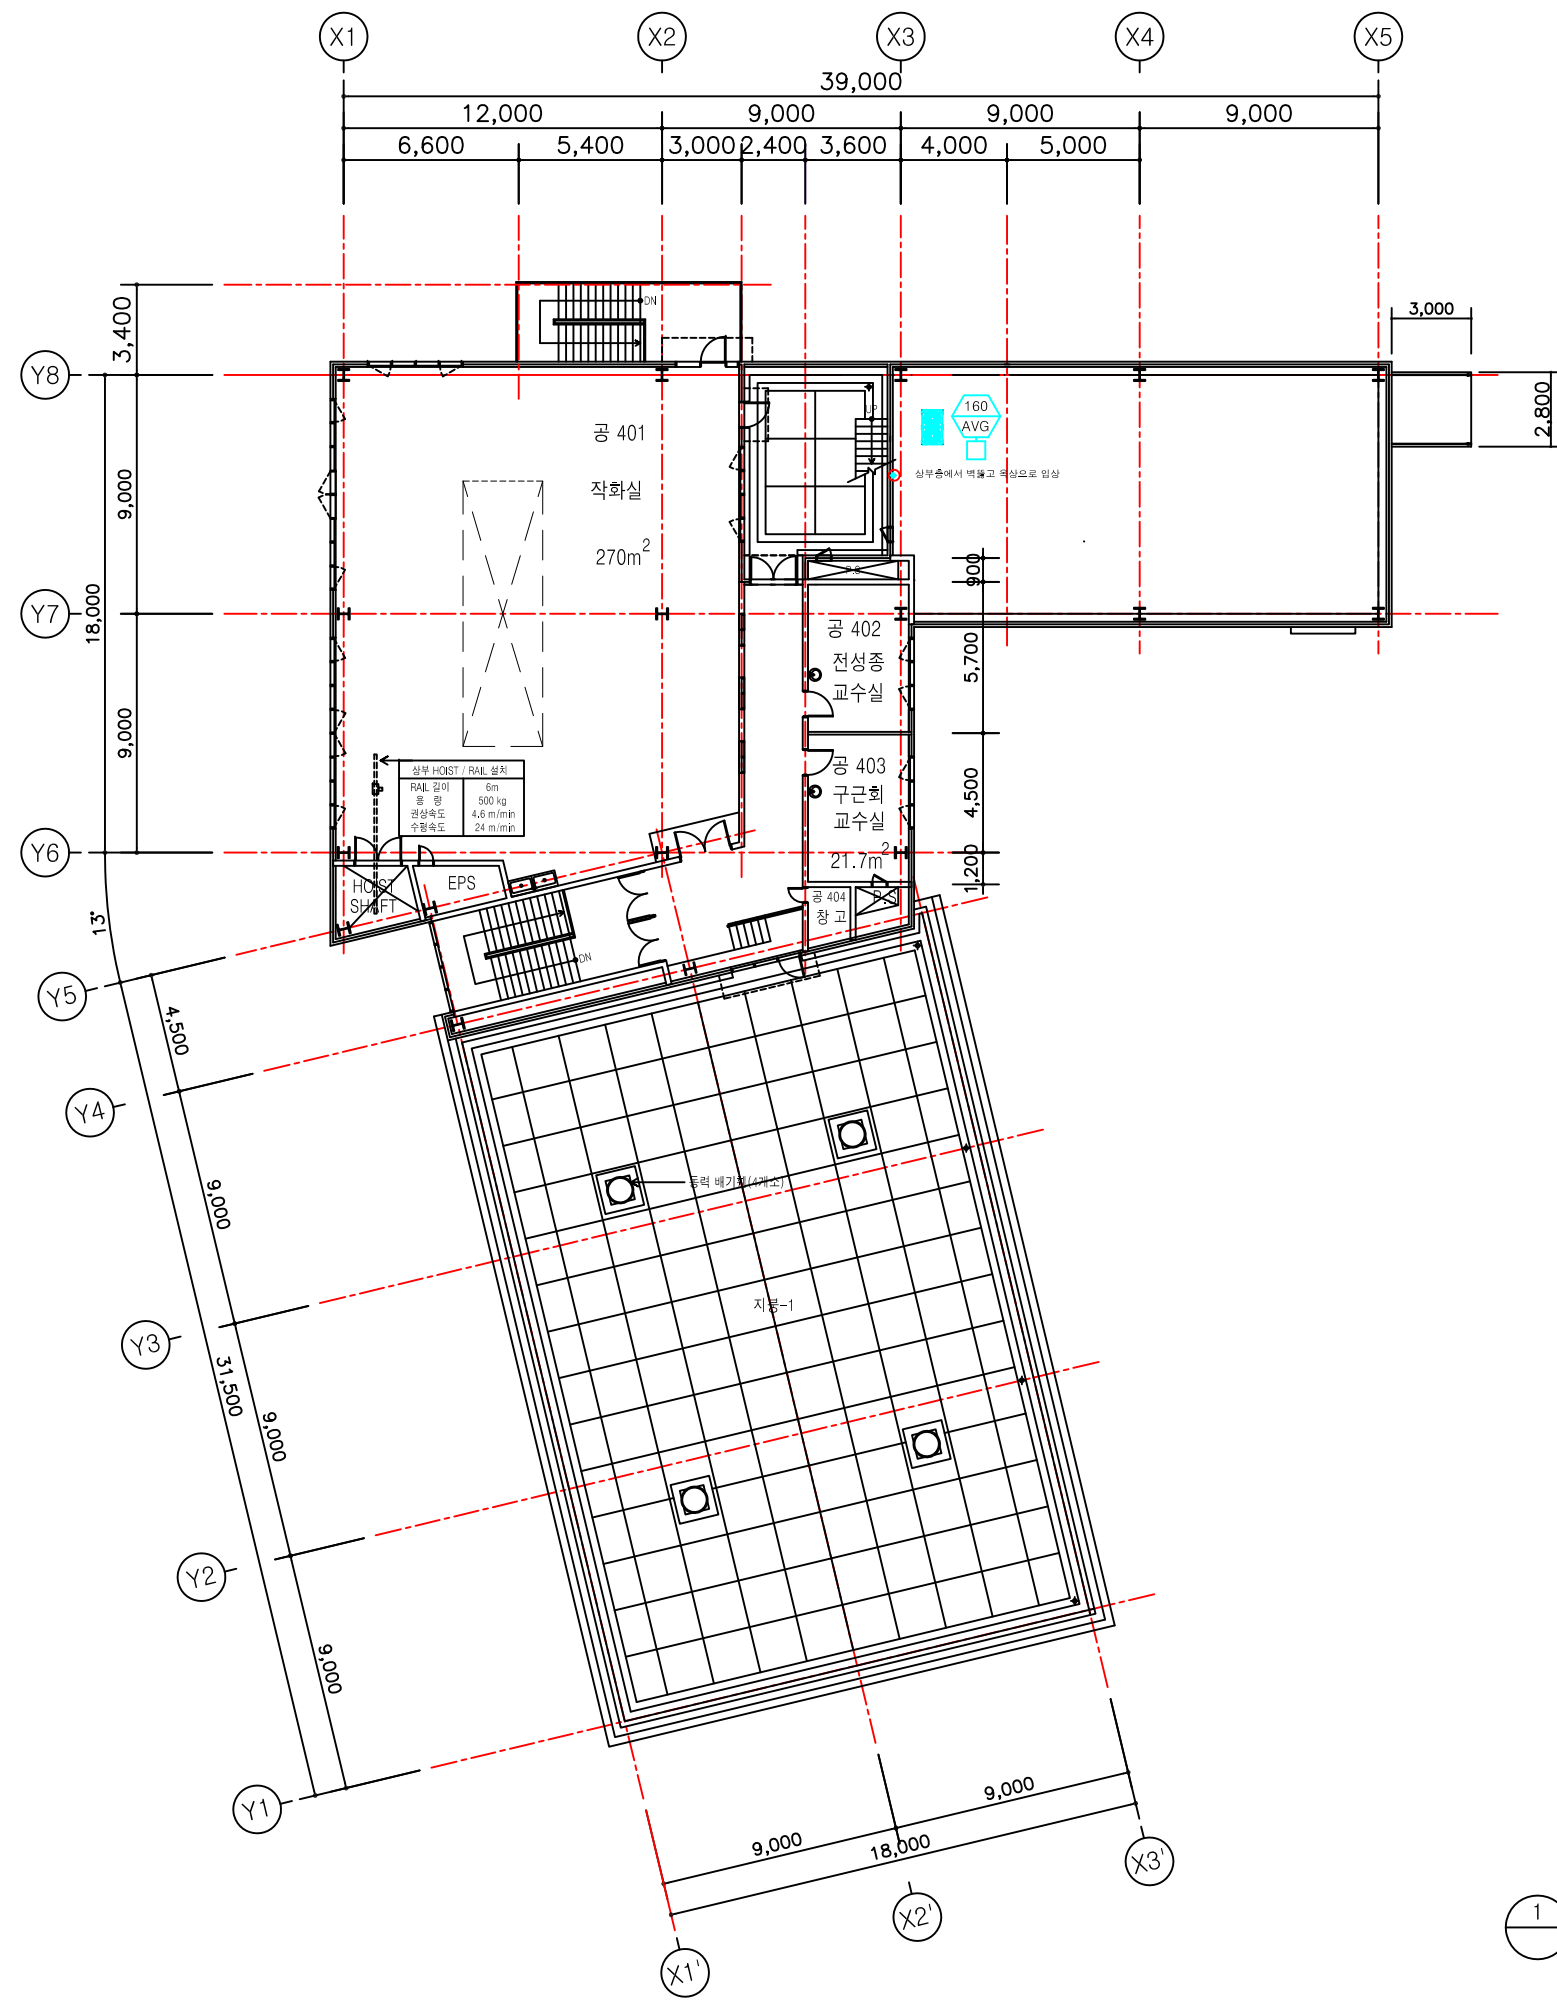

4층 평면도

SCALE : A1=1/150
A3=1/300