



청강문화산업대학

PROJECT TITLE

인간사랑관
2층 화장실

REVISION

REV. NO.	DESCRIPTION	DATE

APPROVED BY

DRAWN BY 공간디자인센터

BUILDING TITLE

DRAWING TITLE

DATE 2015. 6. 14.

SCALE A3 : 1/50

SERIAL NO.

PROJECT NO.

CONSULTANT


2층 화장실 확대
환기덕트 평면도(변경후)

DRAWING NO.

M - 18

참고사항

1. 기존 환기덕트 재 사용
2. 그릴만 철거후 원형 디퓨저 변경
3. 탕비실 및 장애인 화장실 덕트 및 디퓨저 추가

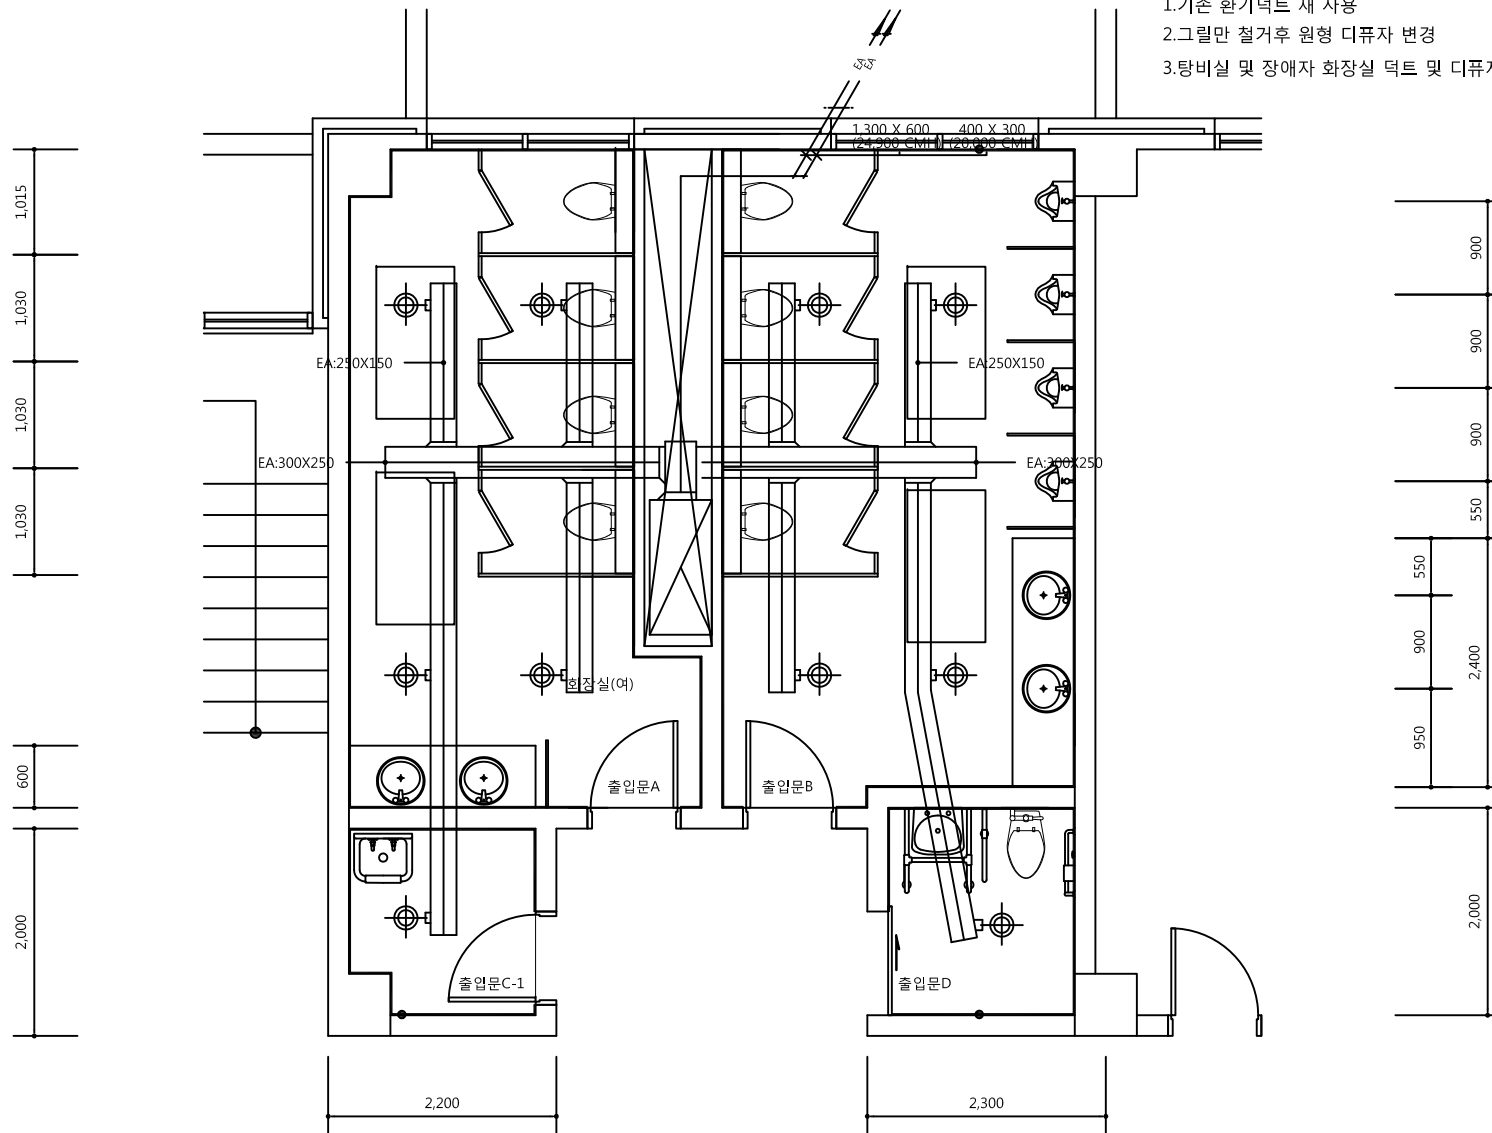

2층 화장실 확대 환기덕트 평면도(변경후)

축척 = (A1) 1/25
(A3) 1/50

실 명	분 류	풍 량 (CMH)	형 식	수 량	규 격	풍 량 (CMH)	비 고
화장실(남자)	E A	250	원형디퓨저	5	150(ø)	2,000	장애인화장실 포함
화장실(여자)	E A	250	원형디퓨저	5	150(ø)	2,000	탕비실 포함