

PROJECT TITLE

인간사랑관
3, 4층 화장실

REVISION

REV. NO.	DESCRIPTION	DATE

APPROVED BY _____

DRAWN BY 공간디자인센터

BUILDING TITLE

DRAWING TITLE

DATE 2015. 6. 14.

SCALE A3 : 1/50

SERIAL NO.

PROJECT NO.

CONSULTANT


3,4층 화장실 확대
환기덕트 평면도(변경후)

DRAWING NO.

M - 19

참고사항

1. 기존 환기덕트 재 사용
2. 그릴만 철거후 원형 디퓨저 변경
3. 탕비실 및 남자 화장실 덕트 및 디퓨저 추가

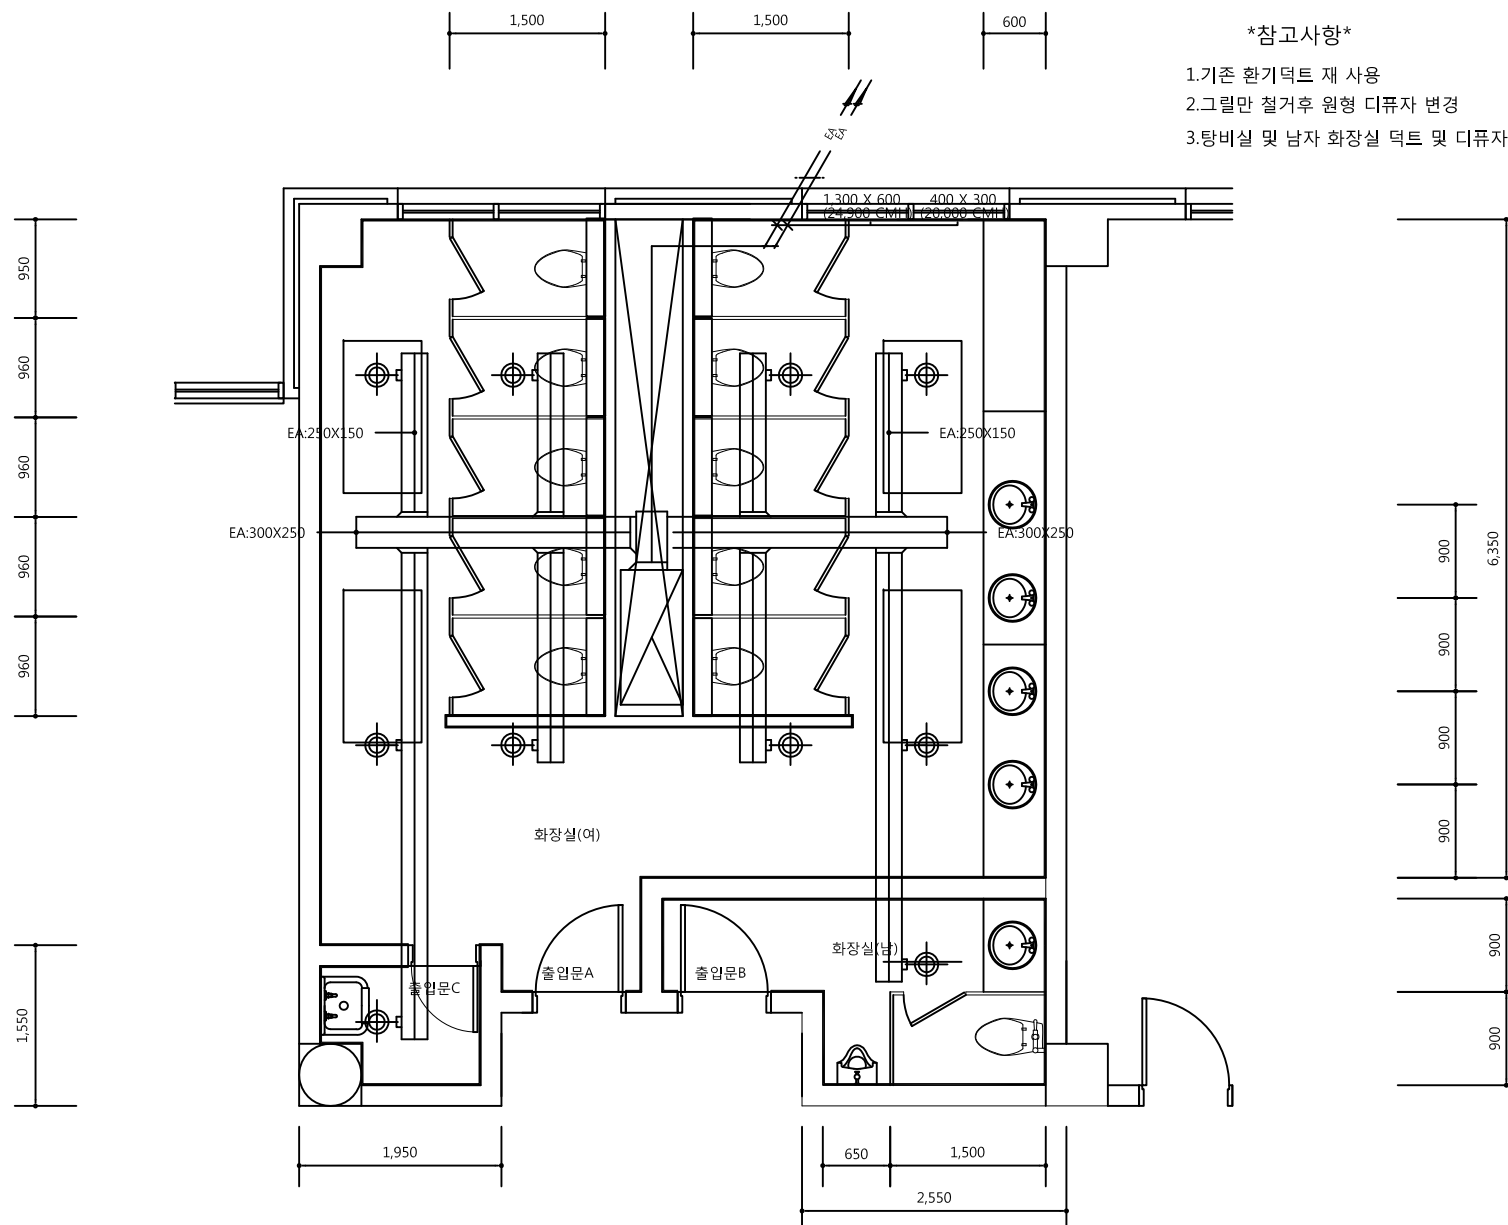

실 명	분 류	품 랭 (CMH)	형 식	수 량	규 격	품 랭 (CMH)	비 고
우측 화장실	E A	250	원형디퓨저	5	150(ø)	2,000	남자화장실 포함
좌측 화장실	E A	250	원형디퓨저	5	150(ø)	2,000	탕비실 포함



3,4층 화장실 확대 환기덕트 평면도(변경후)

$$\text{축척} = \frac{(A1)1/25}{(A3)1/50}$$